


POMPOWNIA PN2

1:50

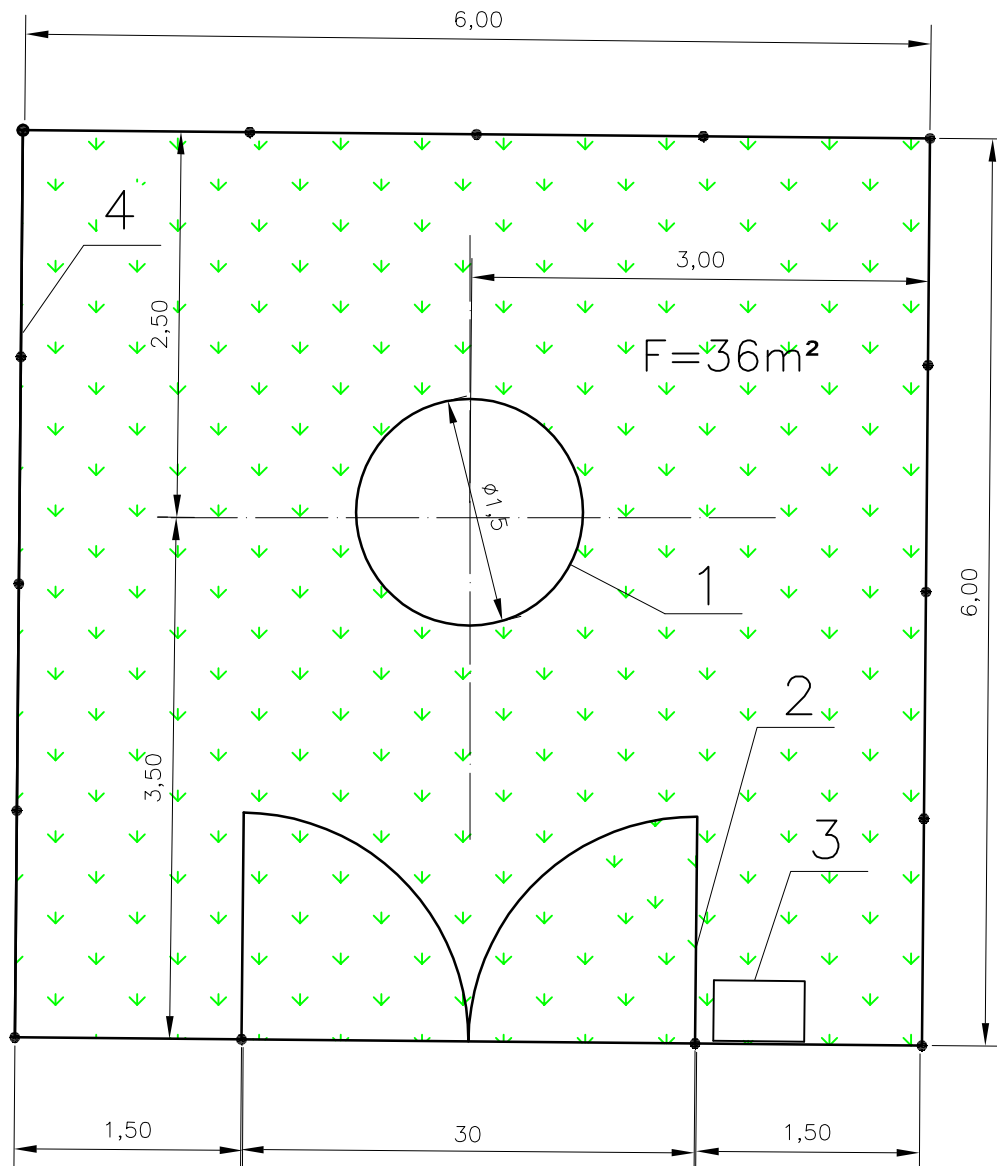

1–Pompownia ścieków

2–Brama dwuskrzydłowa

3–Szafka pomiarowa

4–Ogrodzenie–siatka powlekana PVC

Pracownia Projektowa PROJSAN 51–124 Wrocław ul.Jutrosińska 9
tel./fax (071) 3527734 e-mail : projsan@o2.pl

Nazwa i adres obiektu :

Projekt budowlany – kanalizacja sanitarna dla miejscowości Niedamirów i Opawa

	Numer uprawnień	Data	Podpis
Projektant : inż.Adam Dobrucki	146/63	08. 2005	
Sprawdzający :			
Przedmiot rysunku : PLAN ZAGOSPODAROWANIA TERENU POMPOWNI PN2		Skala : 1:50	Numer rysunku : 15