


POMPOWNIĄ P01

1:50

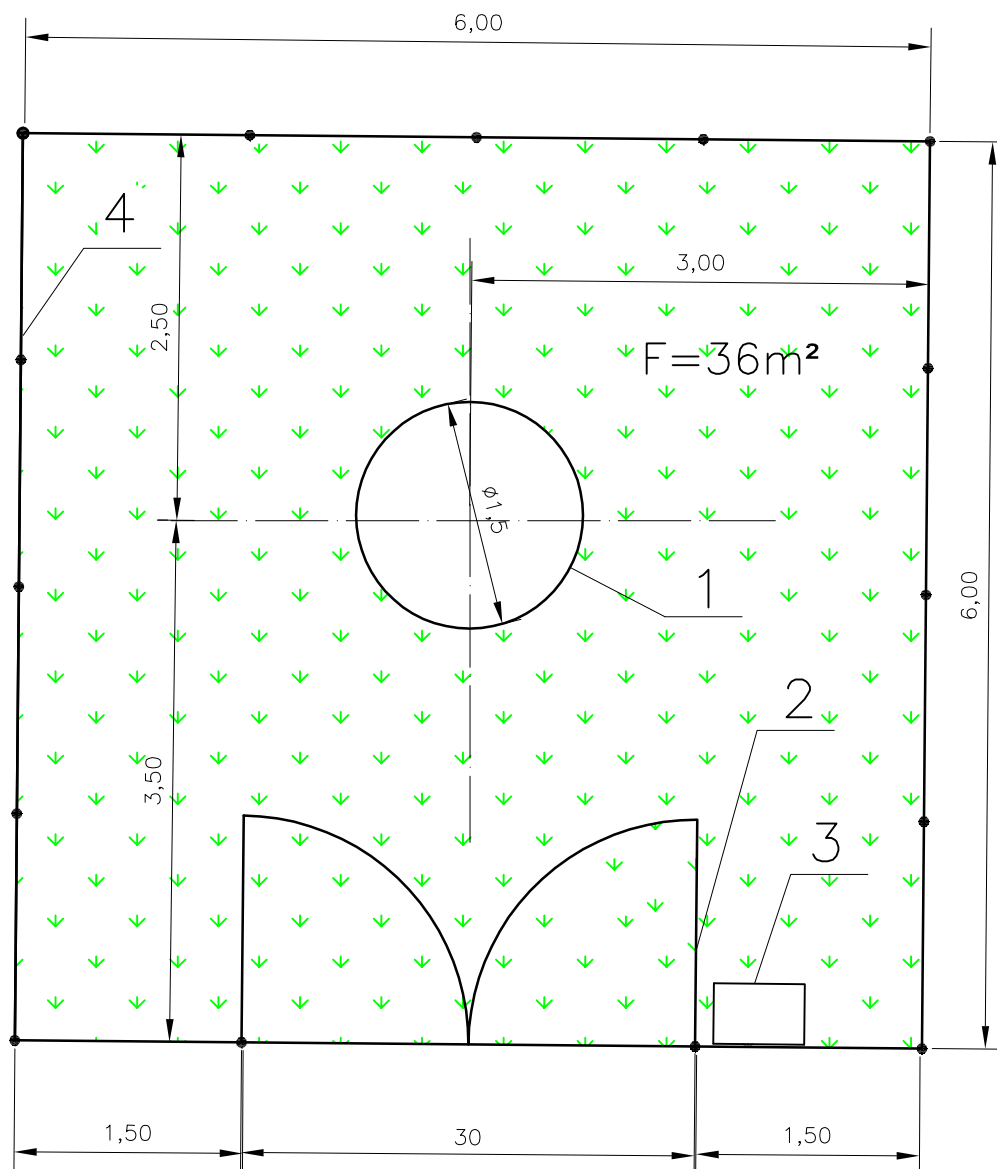

- 1–Pompownia ścieków
- 2–Brama dwuskrzydłowa
- 3–Szafka pomiarowa
- 4–Ogrodzenie–siatka powlekana PVC

Pracownia Projektowa PROJSAN 51–124 Wrocław ul.Jutrosińska 9 tel./fax (071) 3527734 e-mail : projsan@o2.pl			
Nazwa i adres obiektu : Projekt budowlany – kanalizacja sanitarna dla miejscowości Niedamirów i Opawa			
	Numer uprawnień	Data	Podpis
Projektant : inż.Adam Dobrucki	146/63	08. 2005	
Sprawdzający :			
Przedmiot rysunku : PLAN ZAGOSPODAROWANIA TERENU POMPOWNI P01		Skala : 1:50	Numer rysunku : 16