


SĄSIEDNIA ZABUDOWA - (budynki mieszkalno - usługowe)

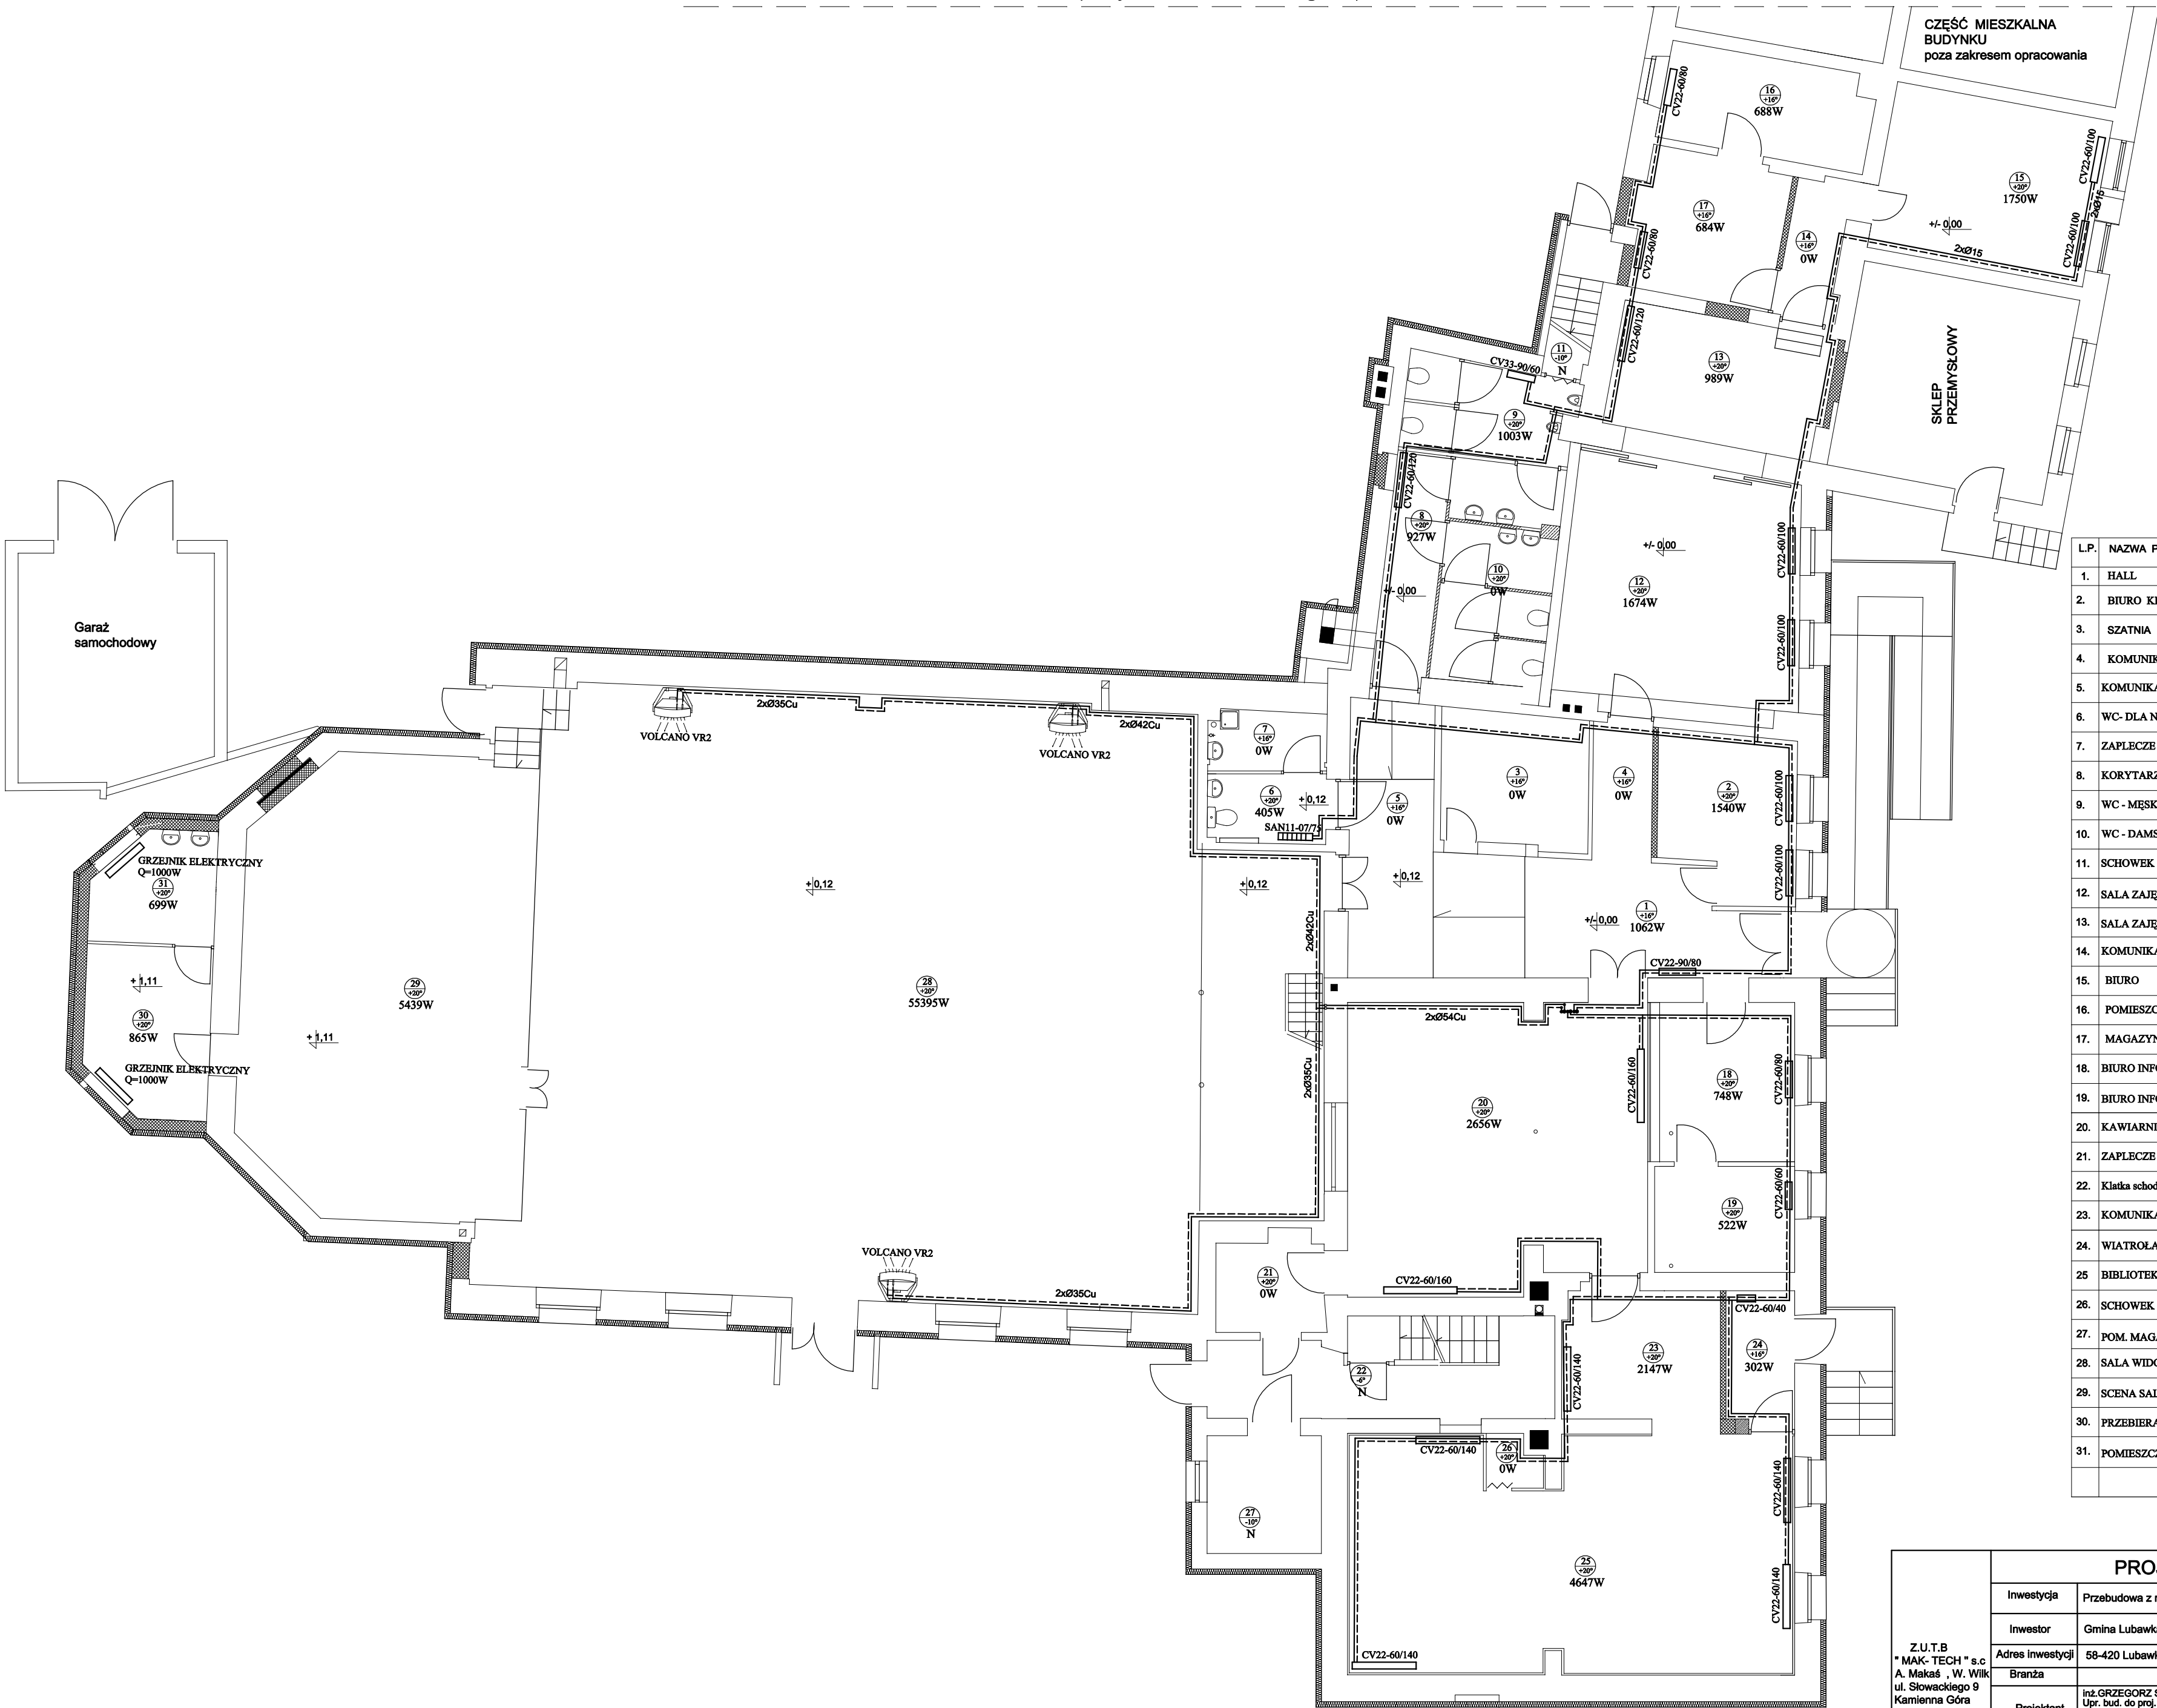

| L.P. | NAZWA POMIESZCZENIA | POW. m2 | RODZAJ POSADZKI |
|----------|--|-----------|--------------------|
| 1. | HALL | 22,80 | terakota |
| 2. | BIURO KIEROWNIKA | 10,10 | wykładzina PCV |
| 3. | SZATNIA | 9,85 | parkiet |
| 4. | KOMUNIKACJA | 3,76 | terakota |
| 5. | KOMUNIKACJA | 6,13 | terakota |
| 6. | WC - DLA NIEPEŁNOSPRAWNYCH | 3,93 | terakota |
| 7. | ZAPLECZE TECHNICZNE | 3,35 | terakota |
| 8. | KORYTARZ | 6,60 | terakota |
| 9. | WC - MĘSKI | 7,72 | terakota |
| 10. | WC - DAMSKI | 7,71 | terakota |
| 11. | SCHOWEK | 2,00 | terakota |
| 12. | SALA ZAJĘĆ | 29,88 | panele |
| 13. | SALA ZAJĘĆ | 12,85 | panele |
| 14. | KOMUNIKACJA | 9,75 | terakota |
| 15. | BIURO | 17,76 | wykładzina PCV |
| 16. | POMIESZCZENIE MAGAZYN. | 9,30 | wykładzina PCV |
| 17. | MAGAZYNEK | 4,13 | terakota |
| 18. | BIURO INFORMACJI TURYSTYCZNEJ | 10,65 | terakota |
| 19. | BIURO INFORMACJI TURYSTYCZNEJ | 7,10 | parkiet |
| 20. | KAWIARNIA | 40,56 | terakota |
| 21. | ZAPLECZE KUCHENNE | 4,74 | terakota |
| 22. | Klatka schodowa części mieszkalnej budynku | 11,85 | plyty z piaszkowca |
| 23. | KOMUNIKACJA BIBLIOTEKI | 9,63 | terakota |
| 24. | WIATROLAP | 4,20 | terakota |
| 25. | BIBLIOTEKA | 48,13 | terakota |
| 26. | SCHOWEK | 1,29 | terakota |
| 27. | POM. MAGAZYNOWE LOKATORÓW | 6,44 | pos. cementowa |
| 28. | SALA WIDOWISKOWA | 216,0 | parkiet |
| 29. | SCENA SALI WIDOWISKOWEJ | 60,95 | parkiet |
| 30. | PRZEBIERALNIA | 9,71 | panele |
| 31. | POMIESZCZENIE CHARAKTERYZACJI | 6,16 | terakota |
| OGÓŁEM : | | 604,83 m2 | |

| PROJEKT WYKONAWCZY | | | |
|----------------------|--|--|--|
| Inwestycja | | Przebudowa z rozbudową budynku Domu Kultury wraz z biblioteką w Lubawce | |
| Inwestor | | Gmina Lubawka , 58-420 Lubawka , ul. Plac Wolności 1 | |
| Adres inwestycji | | 58-420 Lubawka , ul. Kamiennogórska 19 , DZ. NR 207/18 | |
| Branża | | INSTALACJE SANITARNE | |
| Projektant | | inż.GRZEGORZ SUŁKOWSKI, zam. Kamienna Góra Upr. bud. do proj. bez ogr. w specjaln. instalacyjnej w zakr. siecl. inst. i urz. wod., kan. ciepł., went. i gaz. Nr ewid. 591/01/DUW. Czł. PIIB nr ewid. DOŚ/IS/0069/02. | |
| Asystent projektanta | | mgr inż. Bernadetta Osójca zam. Kamienna Góra | |
| Nazwa rysunku | | RZUT PARTERU. INSTALACJA C.O. | |
| | | RYS. nr. 6S | |
| | | SKALA 1:100 | |
| | | Data: GRUDZIEŃ 2007 | |