

OBIEKT	FONTANNA W "PARKU WATRA"	
LOKALIZACJA	LUBAWKA, ul. Kamiennogórska dz.80/1, 81/1	
INWESTOR	Gmina Lubawka 58-420 Lubawka, Plac Wolności 1	
TYTUŁ RYS.	Projekt zagospodarowania terenu	RYŚ.NR 1
Projektował:	mgr inż.Mirosław Osiecki, nr upr.1848/88	SKALA: 1:500
	mgr inż.Ryszard Wiatr upr.10/98/JG	DATA: 08.2017

PRZYŁĄCZE DN 40 PEHD100 SDR 11 PN16

PRZYŁĄCZE DN 25 PEHD100 SDR 11 PN16

○ Z 1
ZASUWA HAWLE-E DN 40 PN16 W SKRZYŃCE ULICZNEJ

○ Z 2
ZASUWA HAWLE DN 100 W SKRZYŃCE ULICZNEJ

PRZYŁĄCZE DN 100 PEHD100 SDR 11 PN16

TRASA KABLOWA TECHNOLOGII

TRASA KABLOWA PRZYŁĄCZA

S1 studnia wodomierzowa


S2 studnia kanalizacji deszczowej

zasiłanie szafetu

zasilanie szafetu
pompa obazu

zasiłanie szafetu
zasiłanie szafetu

lampa RGB

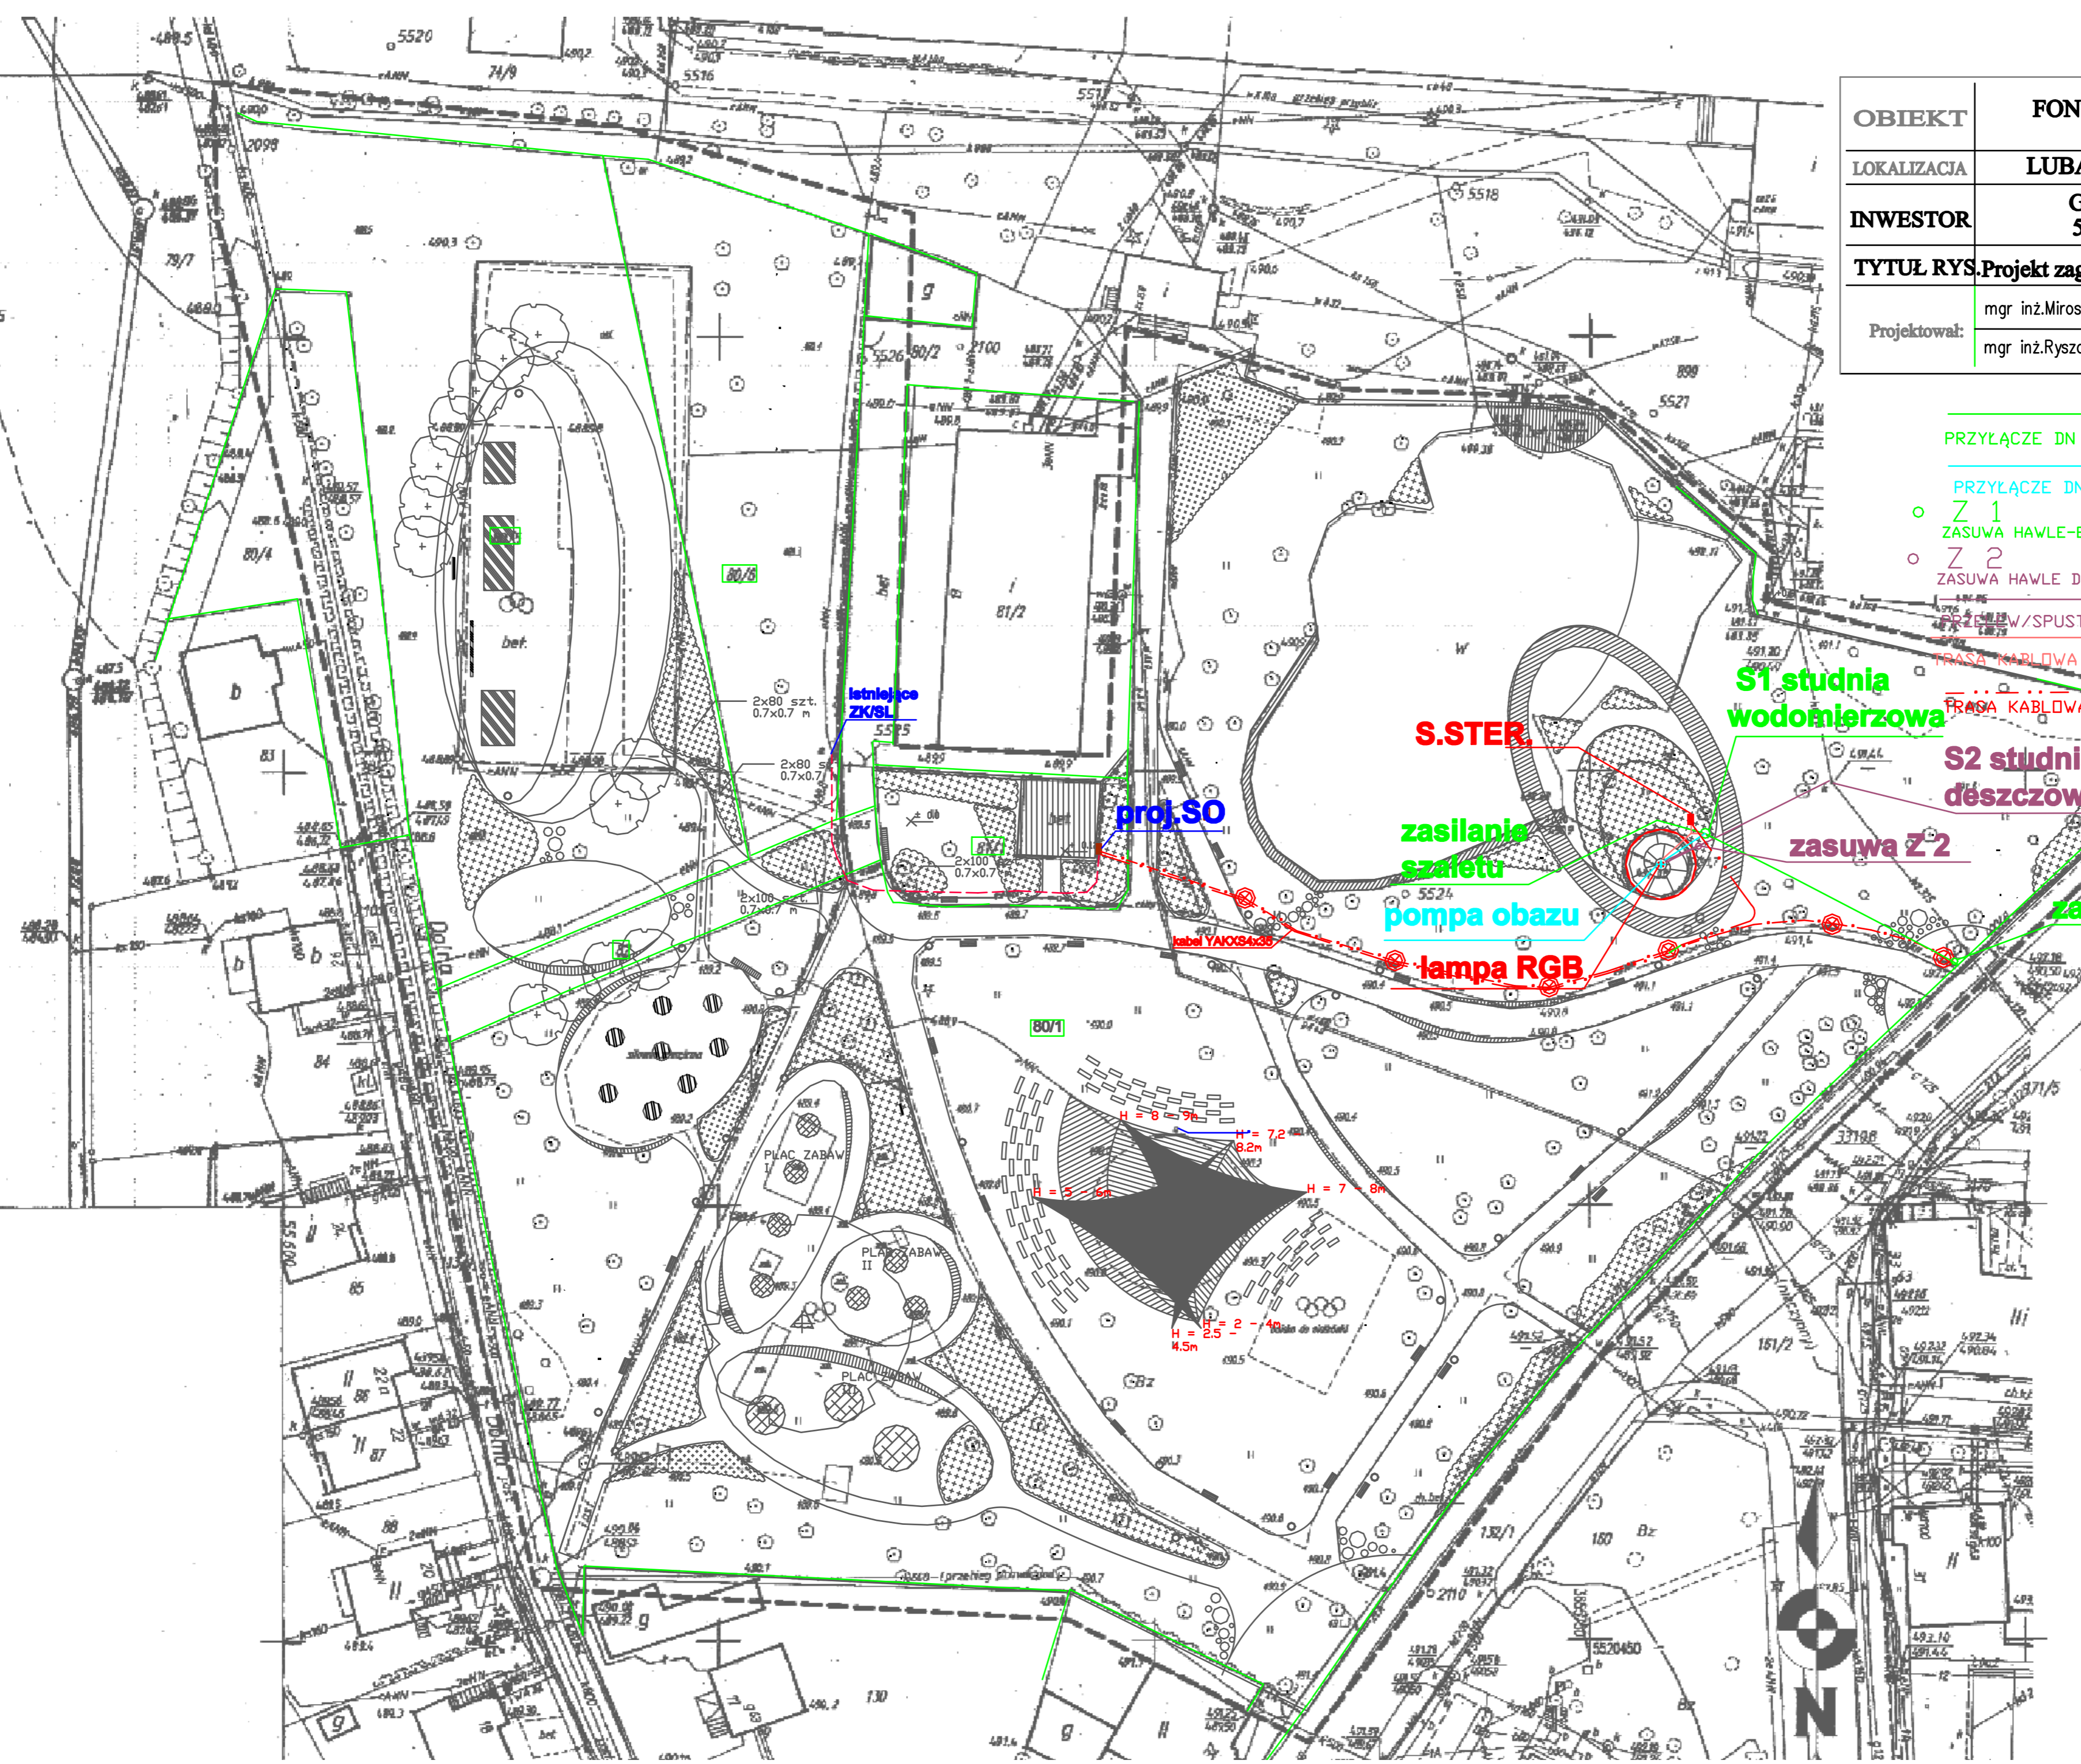

STARSOSTA KAMIENNOGÓRSKI 2009-2016-2019	
mgr inż. Tomasz Mikiś	

MAPA SYTUACYJNO-WYSOKOŚCIOWA DO CELÓW PROJEKTOWYCH
skala 1:500

Powierznia nie podlegała mierzalności w dniu 11.5.010
Składek: 402 233 2324, -2524, -2542
Aktualizację mapy wykonano na dzień 22.11.2016 r.

ZAKRES OPRACOWANIA

dział: skanowanie
Lubawka - miasto
003 Lubawka
00.6940.779.2016

Układ współrzędnych: 1963
Układ wysokości: Kratochvíl „60”
UWAGA: Nie będąc autonomicznymi granicznymi elementami, nie należy włączać do projektu mapy, planów i rysunków, których nie ma w zestawie mapy.

GEODETA UPRAWNIONY
mgr inż. Andrzej Wiśniewski
wzrost: 171 cm
data: 21.01.1972