

MAPA DO CELÓW PROJEKTOWYCH

Skala 1:500

Powstała na podstawie mapy zasadniczej w skali 1:500
 Sekcje: 5.139.29.05.2.1-05.1.4-05.2.3
 Aktualizację mapy wykonano na dzień 04.04.2019 r.


ZAKRES OPRACOWANIA

Wzrost: 1,70 m
 Powierzchnia: 1,50 m²
 Liczba: 1
 Nazwa: 1:500
 Data: 04.04.2019
 Skala: 1:500
 Rys. nr: 1

Wykonawca: **Geodeta i inżynier PRACOWNIKOWY**
CSO DOROTA WITKOWSKA
 mgr inż. Dorota Witkowska
 Kwidzińska 21/992

Legenda:
 --- LINIA KABLOWA
 --- PRZEPUSTY RURIKOWE
 --- LAMY LEDOWE

Jednostka Projektowa PPHU "CHEMAR"			
ul. Kruczyńska 58-420 Lubuska			
Projektant	Nazwisko i imię	Data	uprawnienia
	mgr inż. Ryszard Wiatr	04.2019	10/08/LG
Temat	Projekt zagospodarowania terenu oświetlenia ulicznego drog. w/wspólnym przy ul. Lipowej w Lubusce		
Investor	Gmina Lubuska		
Adres	58-420 Lubuska, Plac Wolności 1		

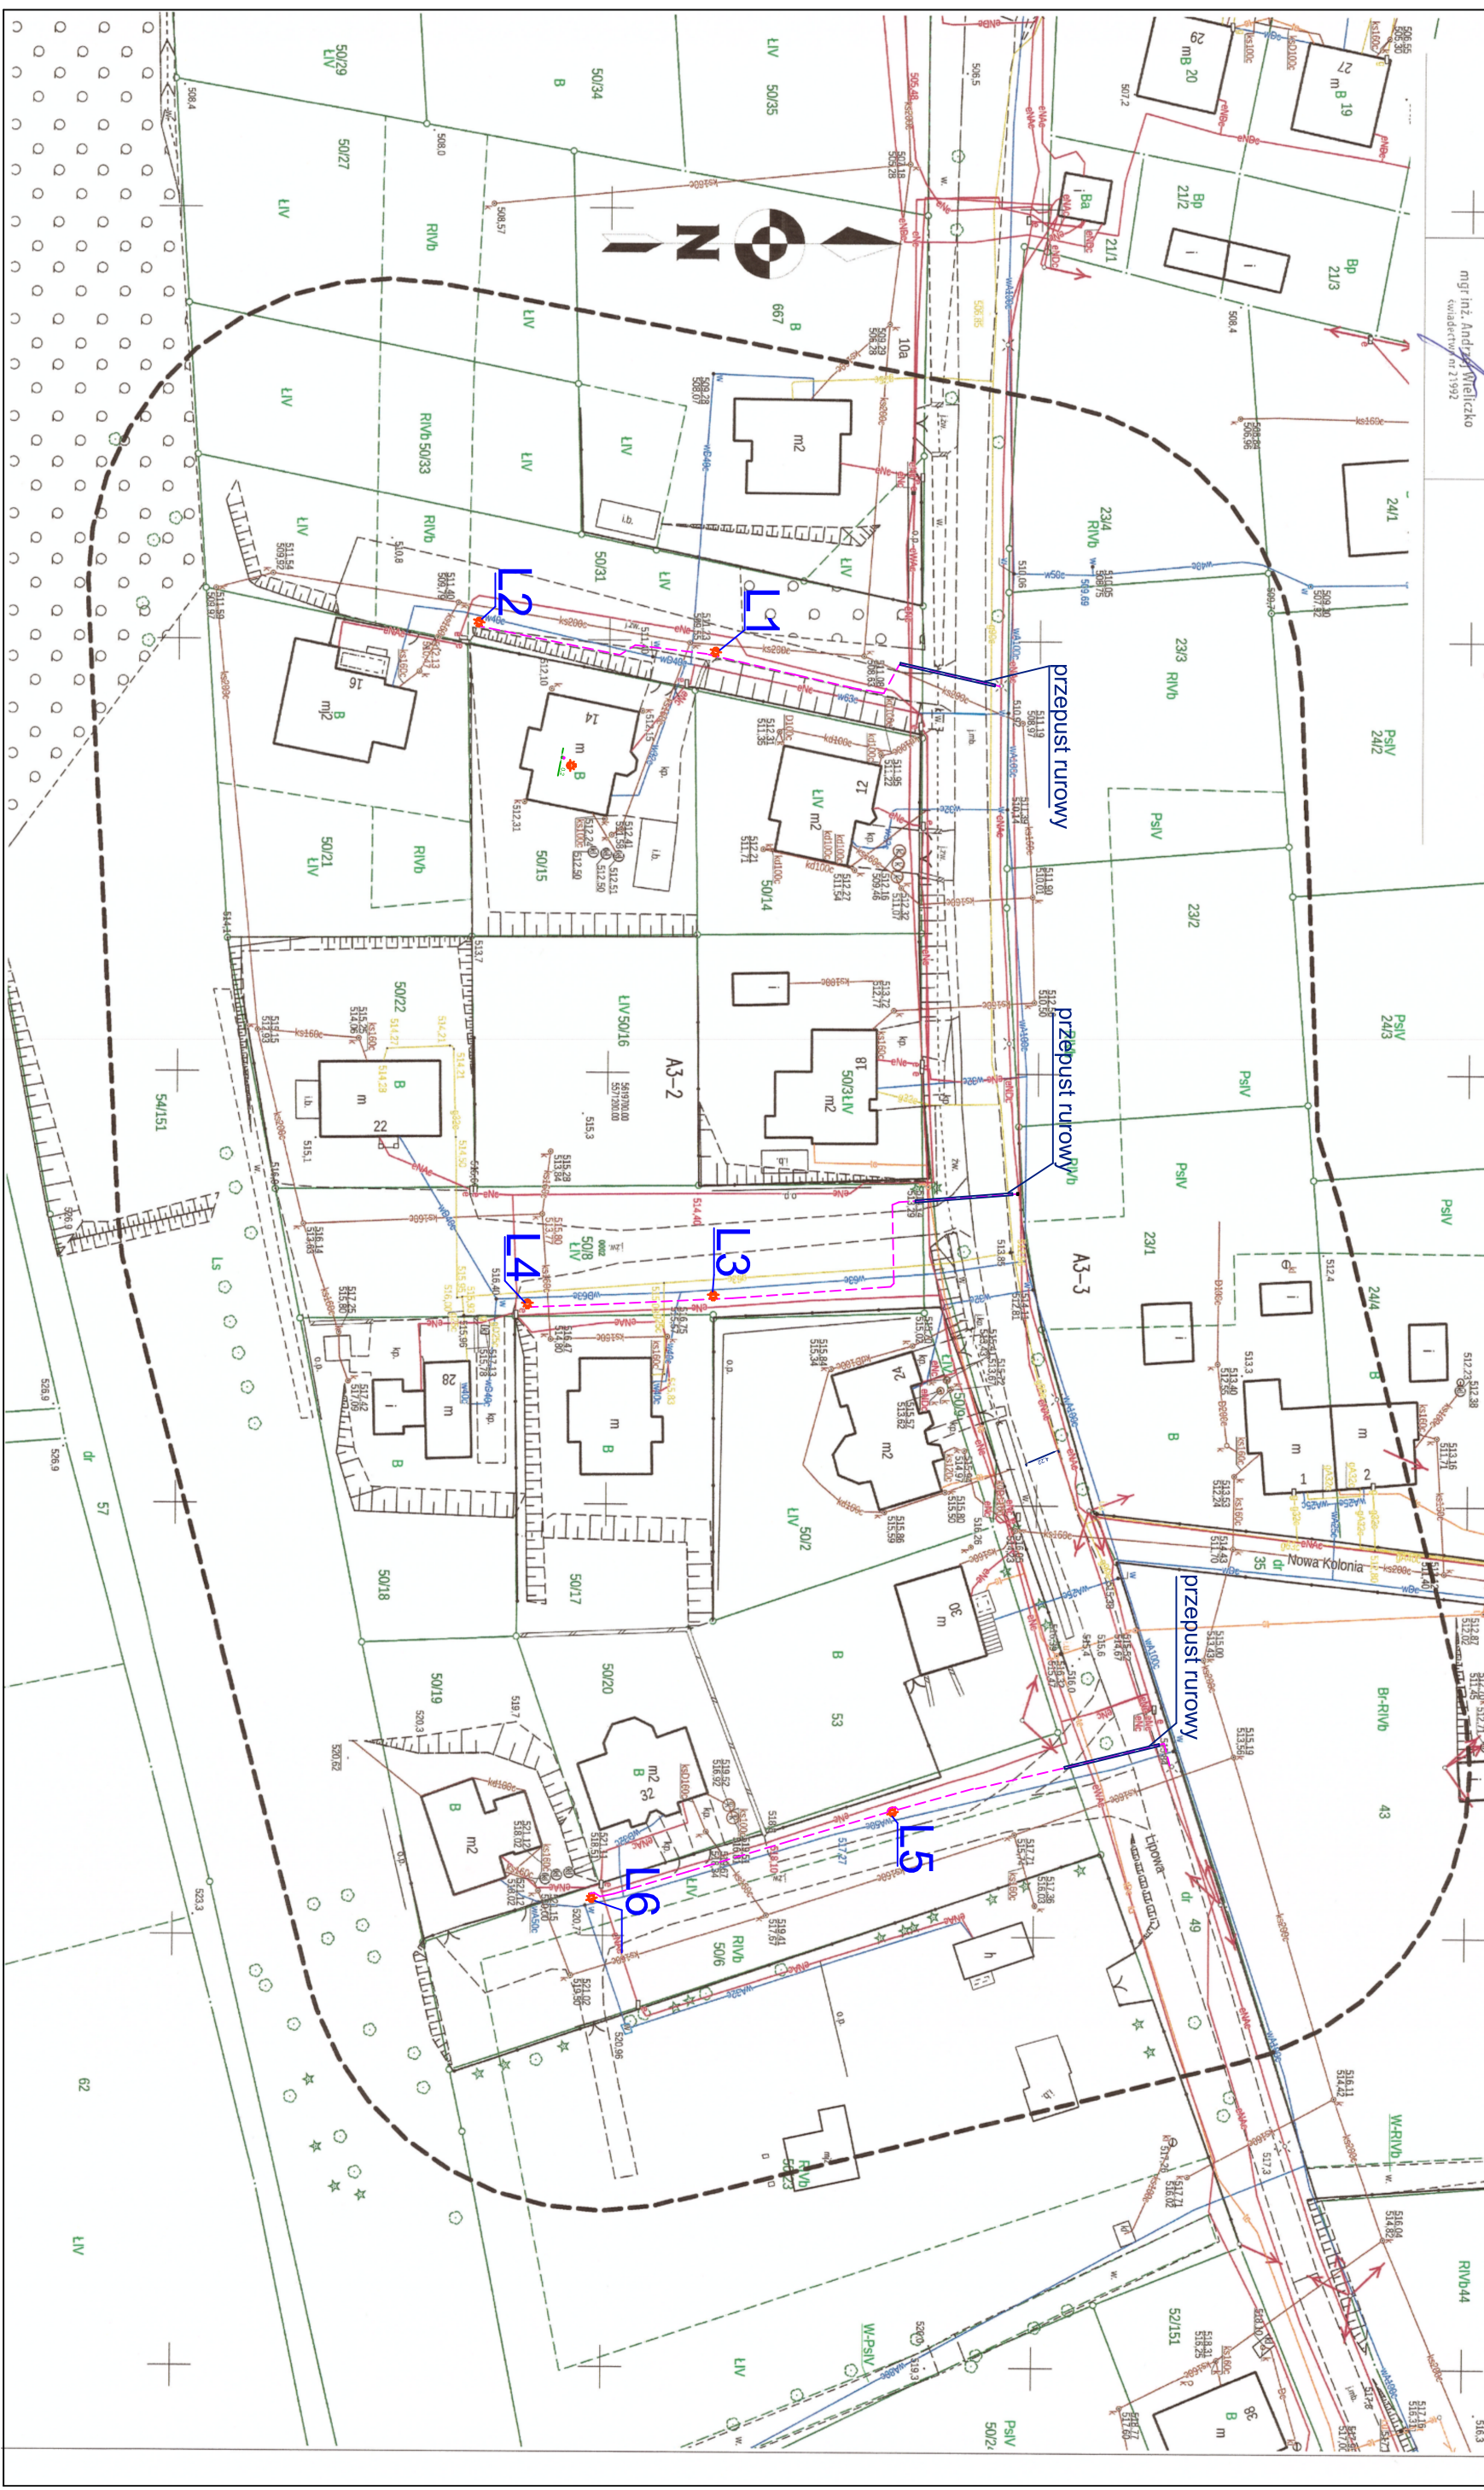

Jednostka Projektowa PPHU "CHEMAR"			
ul. Kruczyńska 58-420 Lubuska			
Projektant	Nazwisko i imię	Data	uprawnienia
	mgr inż. Ryszard Wiatr	04.2019	10/08/LG
Temat	Projekt zagospodarowania terenu oświetlenia ulicznego drog. w/wspólnym przy ul. Lipowej w Lubusce		
Investor	Gmina Lubuska		
Adres	58-420 Lubuska, Plac Wolności 1		